


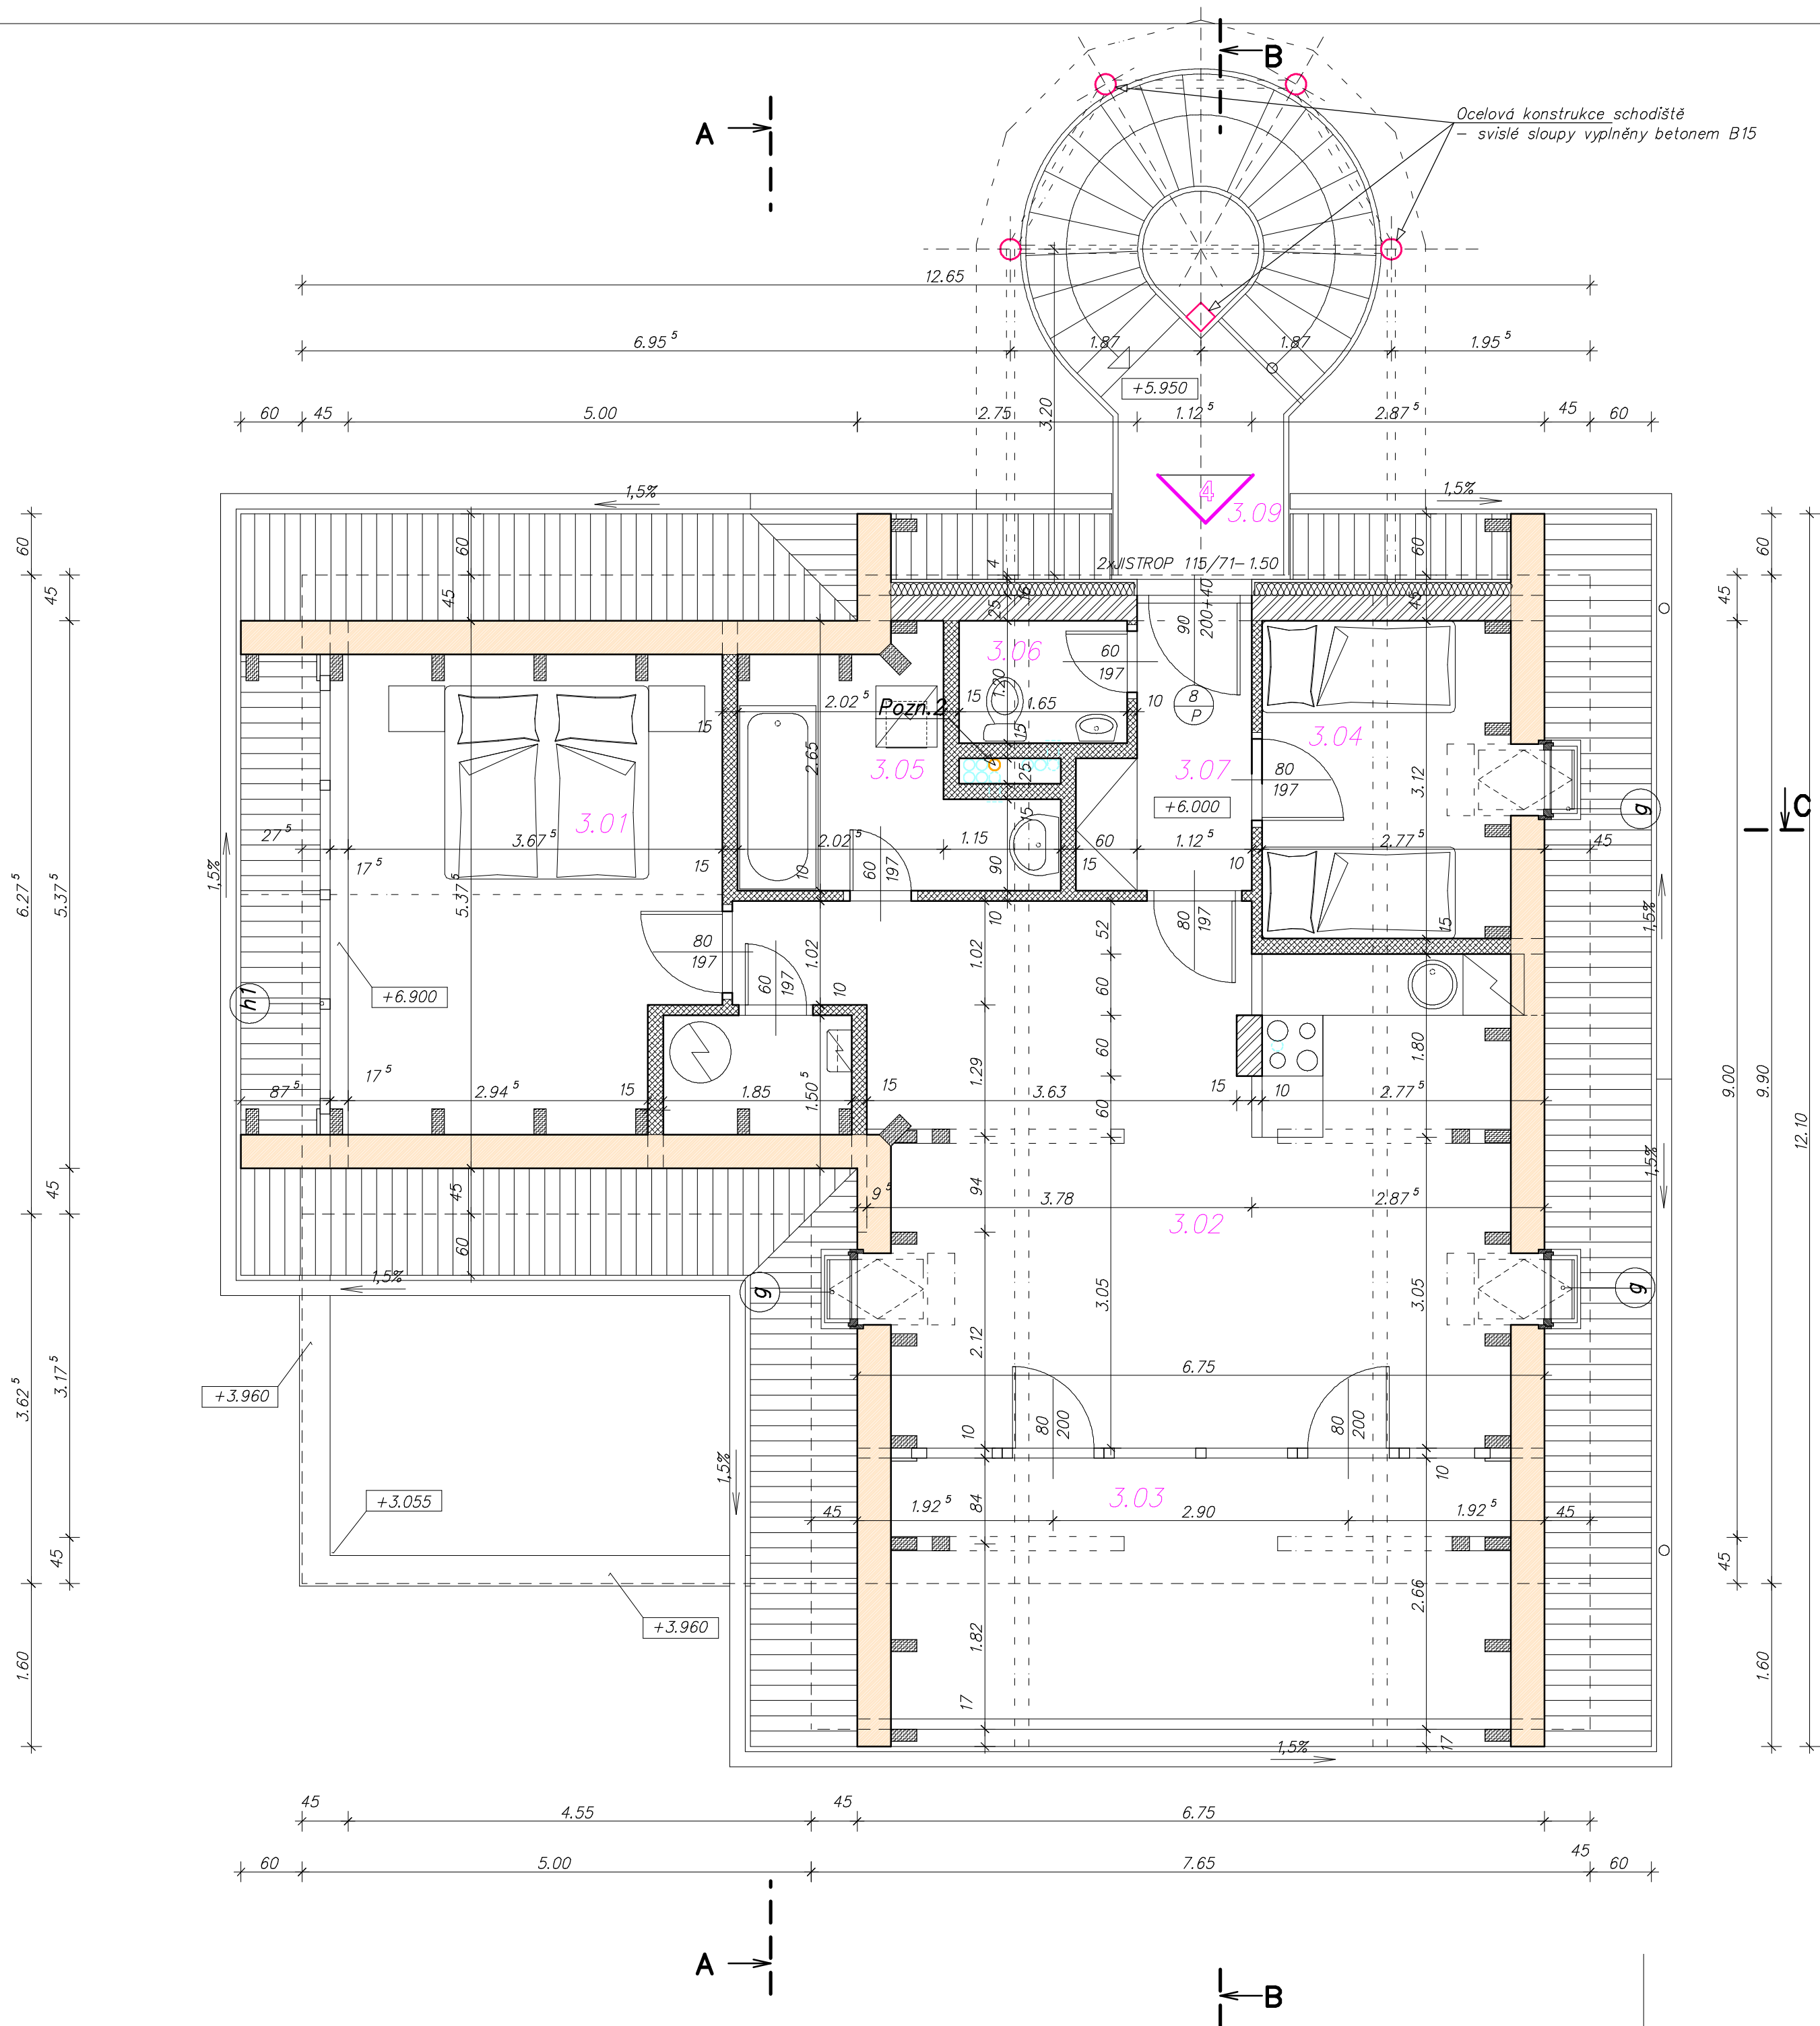

Legenda místností					
č.m.	místnost	m2	č.m.	místnost	m2
3.01	Pokoj	18.58	3.06	WC	1.98
3.02	Obytná kuchyň	35.54	3.07	Zádvěří	3.96
3.03	Logie	17.96	3.08	Komora	2.78
3.04	Pokoj	8.66	3.09	Schodiště	–
3.05	Koupelna	6.40			

LEGENDA MATERIÁLŮ:	
	Zdivo SUPERTHERM 44 P+D na maltu SUPERTHERM TM
	Zdivo SUPERTHERM 24 P+D na maltu MVC25
	Zdivo SUPERTHERM 24 AKU na maltu MVC25
	Zdivo SUPERTHERM 6.5 P+D na maltu MVC25
	Zdivo SUPERTHERM 11.5 P+D na maltu MVC25
	Sádkartonový podhled - sv.240cm
	Střešní konstrukce
	Vstup do bytu (číslo bytu)

- Poznámka:**
- Dešťový svod
 - Stoupací potrubí ZTI
 - Odvětrání koupelen a WC z potrubí PVC DN100 s ventilátorem a mřížkou
- stoupací potrubí s kondenzační nádrží vyvedeno nad střechu a zakončeno ventilačním komínem resp. ventilační hlavicí
 - Odsávání digestoří z potrubí PVC DN100
- stoupací potrubí s kondenzační nádrží vyvedeno nad střechu a zakončeno ventilačním komínem resp. ventilační hlavicí
 - Rozvodná skříň elektroinstalace vel. 30/55cm, hl.10cm
- dno v=1.35m
 - Elektrický kotel ÚT
 - Čistící rohož ocelová s rámem vel.75/50cm
 - Parkový obrubník BEST - PARKAN
 - Okapový chodník vysypaný kačirkem
 - Níka pro vodoměr a měřič tepla se dvířky vel.50/50/12.5cm
 - Elektrický zásobník TUV

Kótování : m.cm^{mm} ±0.000=731.00

Pelhřimov s.r.o.

vypracoval: Ing. Zbořil Martin
kreslil: Ing. Zbořil Martin
zodp. projektant: Ing. Zajíc František

stupeň: projekt ke stavebnímu povolení
formáty A4: 6
datum: červen 2005
č. zakázky: -

investor: RIVIERA Lipno s.r.o., Stanovice 4
akce: RIVIERA Lipno
Objekt 8
Stavební část

Blok "L-8"

č.paré: 5

výkres: Půdorys 3.NP

měřítko: 1:50

č.výkresu: 5